


Obiekt wolnostojący zabudowany na terenie stadionu , z trybuną oraz z pomieszczeniami pomocniczymi , zapleczem administracyjnym , socjalnym i sanitarnym

PARTER -MAGAZYN

Projektowana tablica sterująca , załączenie oświetlenia płyty boiska piłkarskiego - treningowego

TS - OB

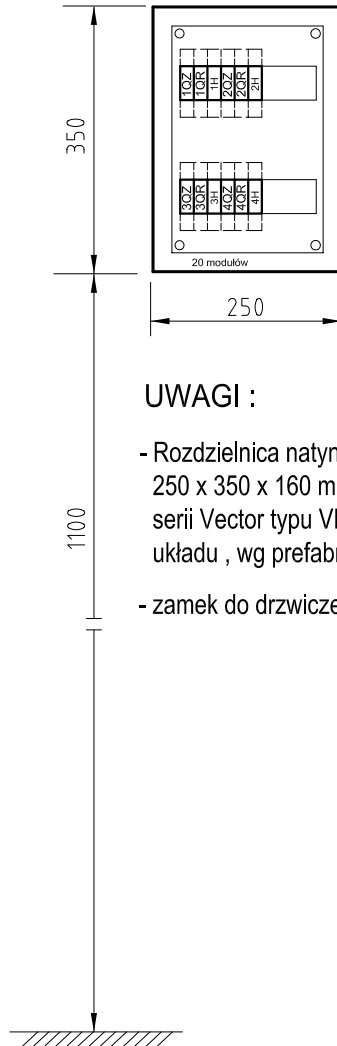

UWAGI :

- Rozdzielnica natynkowa , izolacyjna 2 - rzędowa , 2 x10 modułów , 250 x 350 x 160 mm , w drugiej klasie izolacji , o stopniu ochrony IP 65 , serii Vector typu VP 20M , przystosowana do projektowanego układu , wg prefabrykacji , produkcji Hager lub równoważnej
- zamek do drzwiczek z kluczami nr VP01Z

Inwestor :	Bielsko - Biański Ośrodek Sportu i Rekreacji ul. M. Konopnickiej 5 43 - 300 Bielsko - Biała	Obiekt :	Boisko Piłkarskie Na Stadionie Miejskim BBOSiR , ul. Młyńska 52 b , dz. nr : nr 364/4, 952/1, 363, 360/1 , 43 - 300 Bielsko - Biała	
Temat :	OŚWIETLENIE PŁYTY BOISKA PIŁKARSKIEGO – TRENINGOWEGO – INSTALACJA ELEKTRYCZNA ZEWNĘTRZNA			
Branża :	ELEKTRYCZNA	Nazwisko	Data i podpis	
Treść Rys :	Roźmieszczenie aparatury oraz konstrukcja projektowanej tablicy TS - OB	Projektował :	Wiesław Beck upr. bud nr 137/91 ŚOIIB nr SLK/IE/9498/03	06.2012 r.
		Sprawdził :	inż. Włodzimierz Sternal upr. bud nr 47/78 ŚOIIB nr SLK/IE/0286/01	06.2012 r.
		Stadium P. B.	Nr rysunku IE-05	Skala 1:10